


- UWAGI:**
- Minimalne przykrycie w pasie drogi wewnętrznej - 1,5m.
 - Rzędne istniejącego uzbrojenia w ulicy Wiślanej przyjęto na podstawie mapy do celów projektowych. Przed przystąpieniem do robót, należy zweryfikować rzędne, przed posadowieniem istniejącego uzbrojenia, tak aby nie doszło do jego uszkodzenia.
 - W przypadku wykonywania przewodu wodociągowego metodą przeliczki sterowanego, należy zastosować rury klasy **HDPE100 RC SDR17**.

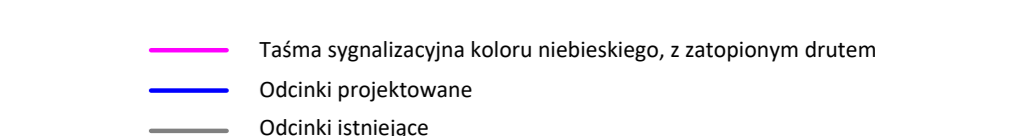

Zamierzenie budowlane: BUDOWA SIECI WODOCIĄGOWEJ Z PRZYŁĄCZAMI ORAZ BUDOWA SIECI KANALIZACJI SANITARNEJ Z PRZYŁĄCZAMI DO 29 BUDYWKÓW MIESZKALNYCH JEDNORÓDZINNYCH DWULOKALOWYCH PRZY ULICY WISLANEJ 11/13 W LOMIANKACH DOLNYCH			
Adres inwestycji: ul. Wiślana 11/13, Lomianki Dołne, 05-092 Lomianki obr. ew. nr 1474;			
Inwestor: WISLANA PARK Sp. z o.o. ul. Hubala Dobrzańskiego 49, 05-082 Latchorzew			
Funkcja:	Imię i nazwisko	Nr. uprawnień	Podpis
Projektant:	mgr inż. Marta Rypina	MAZ/0094/PBS/19	
Opracował:		Wa-34/91	
Sprawdzący:	mgr inż. Mirosław Zbik		
Nazwa rysunku:	Profilo podłużne wodociągu Dz 110mm	Data: 01.06.2022 r.	Skala: 1:100 / 1:500
			Nr. rysunku: II-5